


UWAGA:
Ze względu na brak możliwości dokładnego określenia
usytuowania instalacji wody zimnej i ciepłej i kanalizacji
miejsc podłączenia wskazano orientacyjne
Dokładne miejsca włączenia do medów ustalić na montażu.

kanalizacja sanitarna
woda zimna
cwu zimna

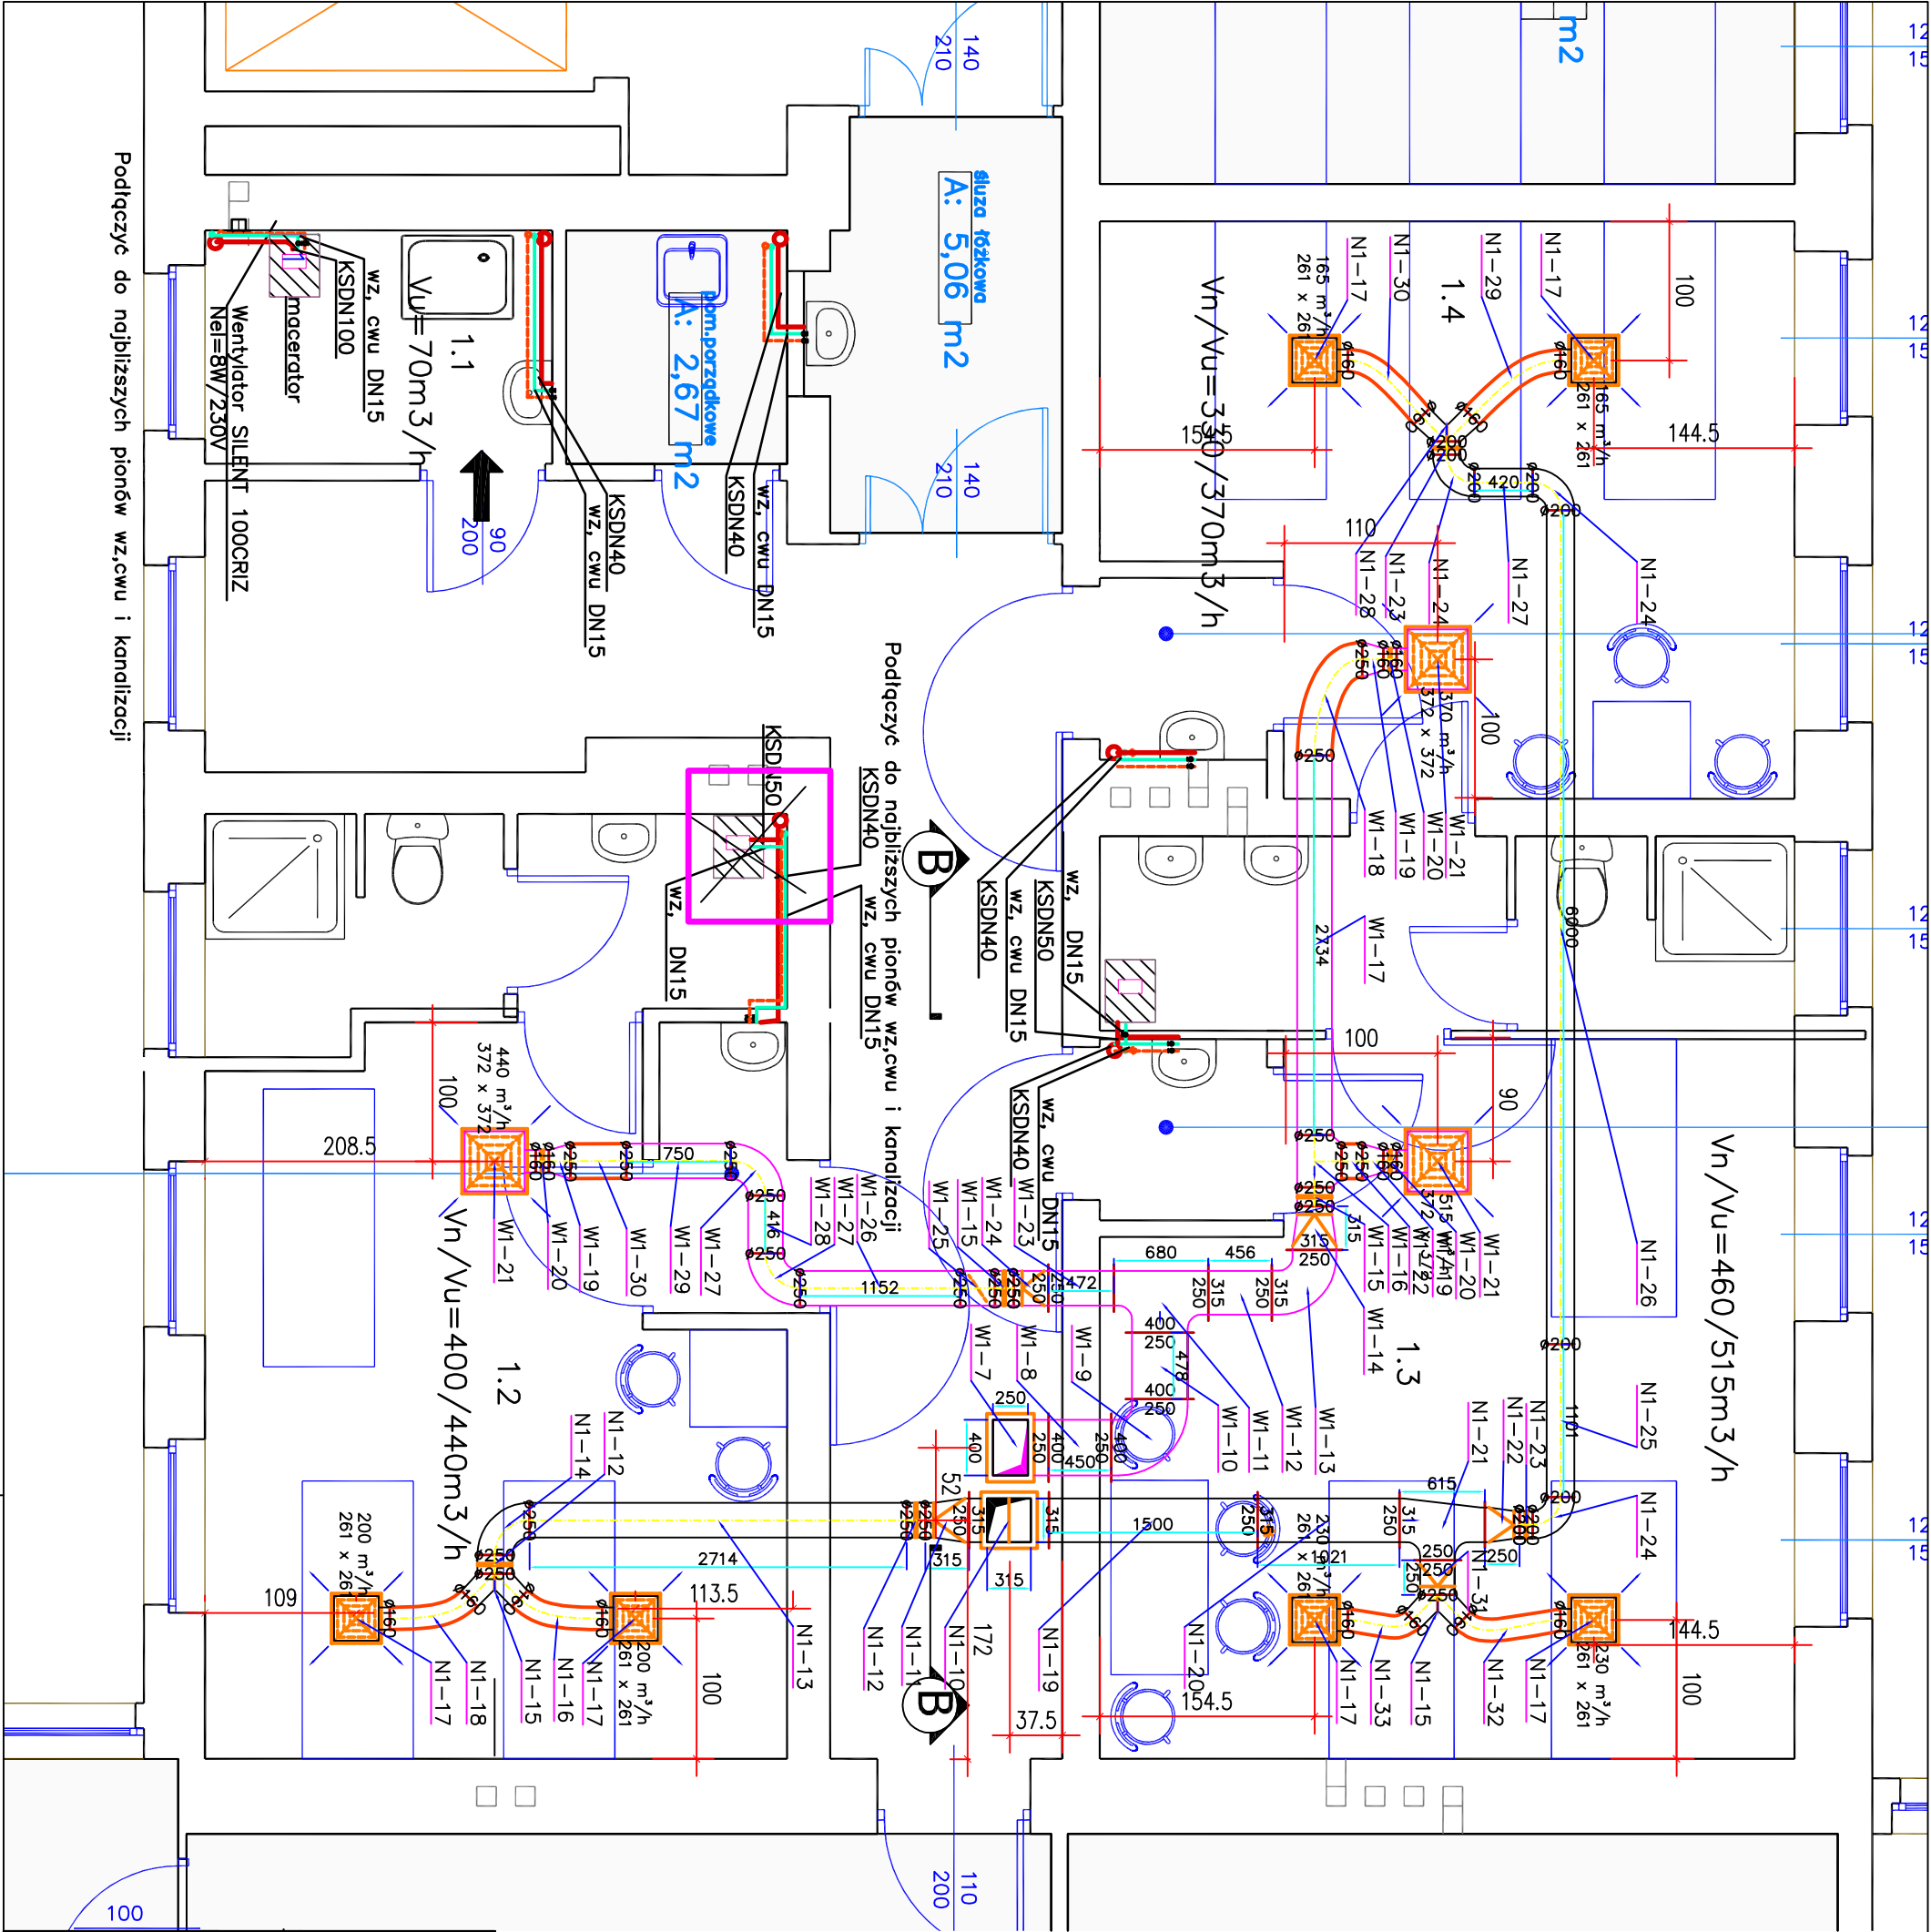

TEMAT	PROJEKT BUDOWLANY (AKTUALIZACJA) DOSTOSOWANIA ODDZIAŁU CHOROÓB PŁC SZPITALA CHOROÓB PŁC W SIEWIERZU SP. Z O.O. DO AKTUALNYCH PRZEPISÓW W ZAKRESIE REALIZACJI ŚLUSZY UMOWALKOWO-FARTUCHOWEJ		
INWESTOR	SZPITAL CHOROÓB PŁC W SIEWIERZU Sp z o.o. ul. Zbigniewa Oleśnickiego 21 42-470 SIEWIERZ		
PROJEKTOWALI		Nr. upr.	Podpis.
	mgr inż. Beata Stronek	116/92	
TYTUŁ RYSUNKU:	Instalacje sanitarne Rzut piętra		
Instal. sanitarne	SKALA 1:50	DATA kwiecień 2016	M. P. S02
PRZEDSIĘBIORSTWO PROJEKTOWO-BUDOWLANE "STRUKTON" arch. Jakub Dąbrowski ul Ogrodowa 24 40-1758 Katowice,			