

woj.: śląskie
powiat: będziński
jedn.ewid.:240107_4 Siewierz
obręb: 0001 Siewierz
ulica: Zbigniewa Oleśnickiego

WG.6640.1364.2019

Mapa do celów projektowych pod przyłącze gazu

Układ wys. - Kronsztadt 86
Seksja Mapy Zasadniczej uł. 2000/6:
6.134.31.10.2.2, 6.134.31.10.2.4
Skala mapy 1:500

Legenda:

- zakres opracowania
- sieć kanalizacyjna
- sieć wodociągowa
- sieć gazowa
- sieć elektroenergetyczna
- sieć telekomunikacyjna
- granice działek
- numery działek ewidencyjnych
- użytki


Uwaga:

Mapa powstała na podstawie wektoryzacji istniejącej mapy hybrydowej i pomiaru uzupełniającego.
Dla działki o numerze 9492 w księdze wieczystej o numerze CZ1Z/00050006/9 nie stwierdzono wpisów dotyczących służebności gruntowych
Wskazane na niniejszej mapie granice nieruchomości nie zostały wyznaczone w terenie i nie zostały określone z wymaganą dokładnością.

Mapę wykonał:

GEOINŻYNIERIA Sp. z o.o.
ul. Józefa Retingera 6/19
42-500 BĘDZIN

Stan na dzień: 26.06.2019r.

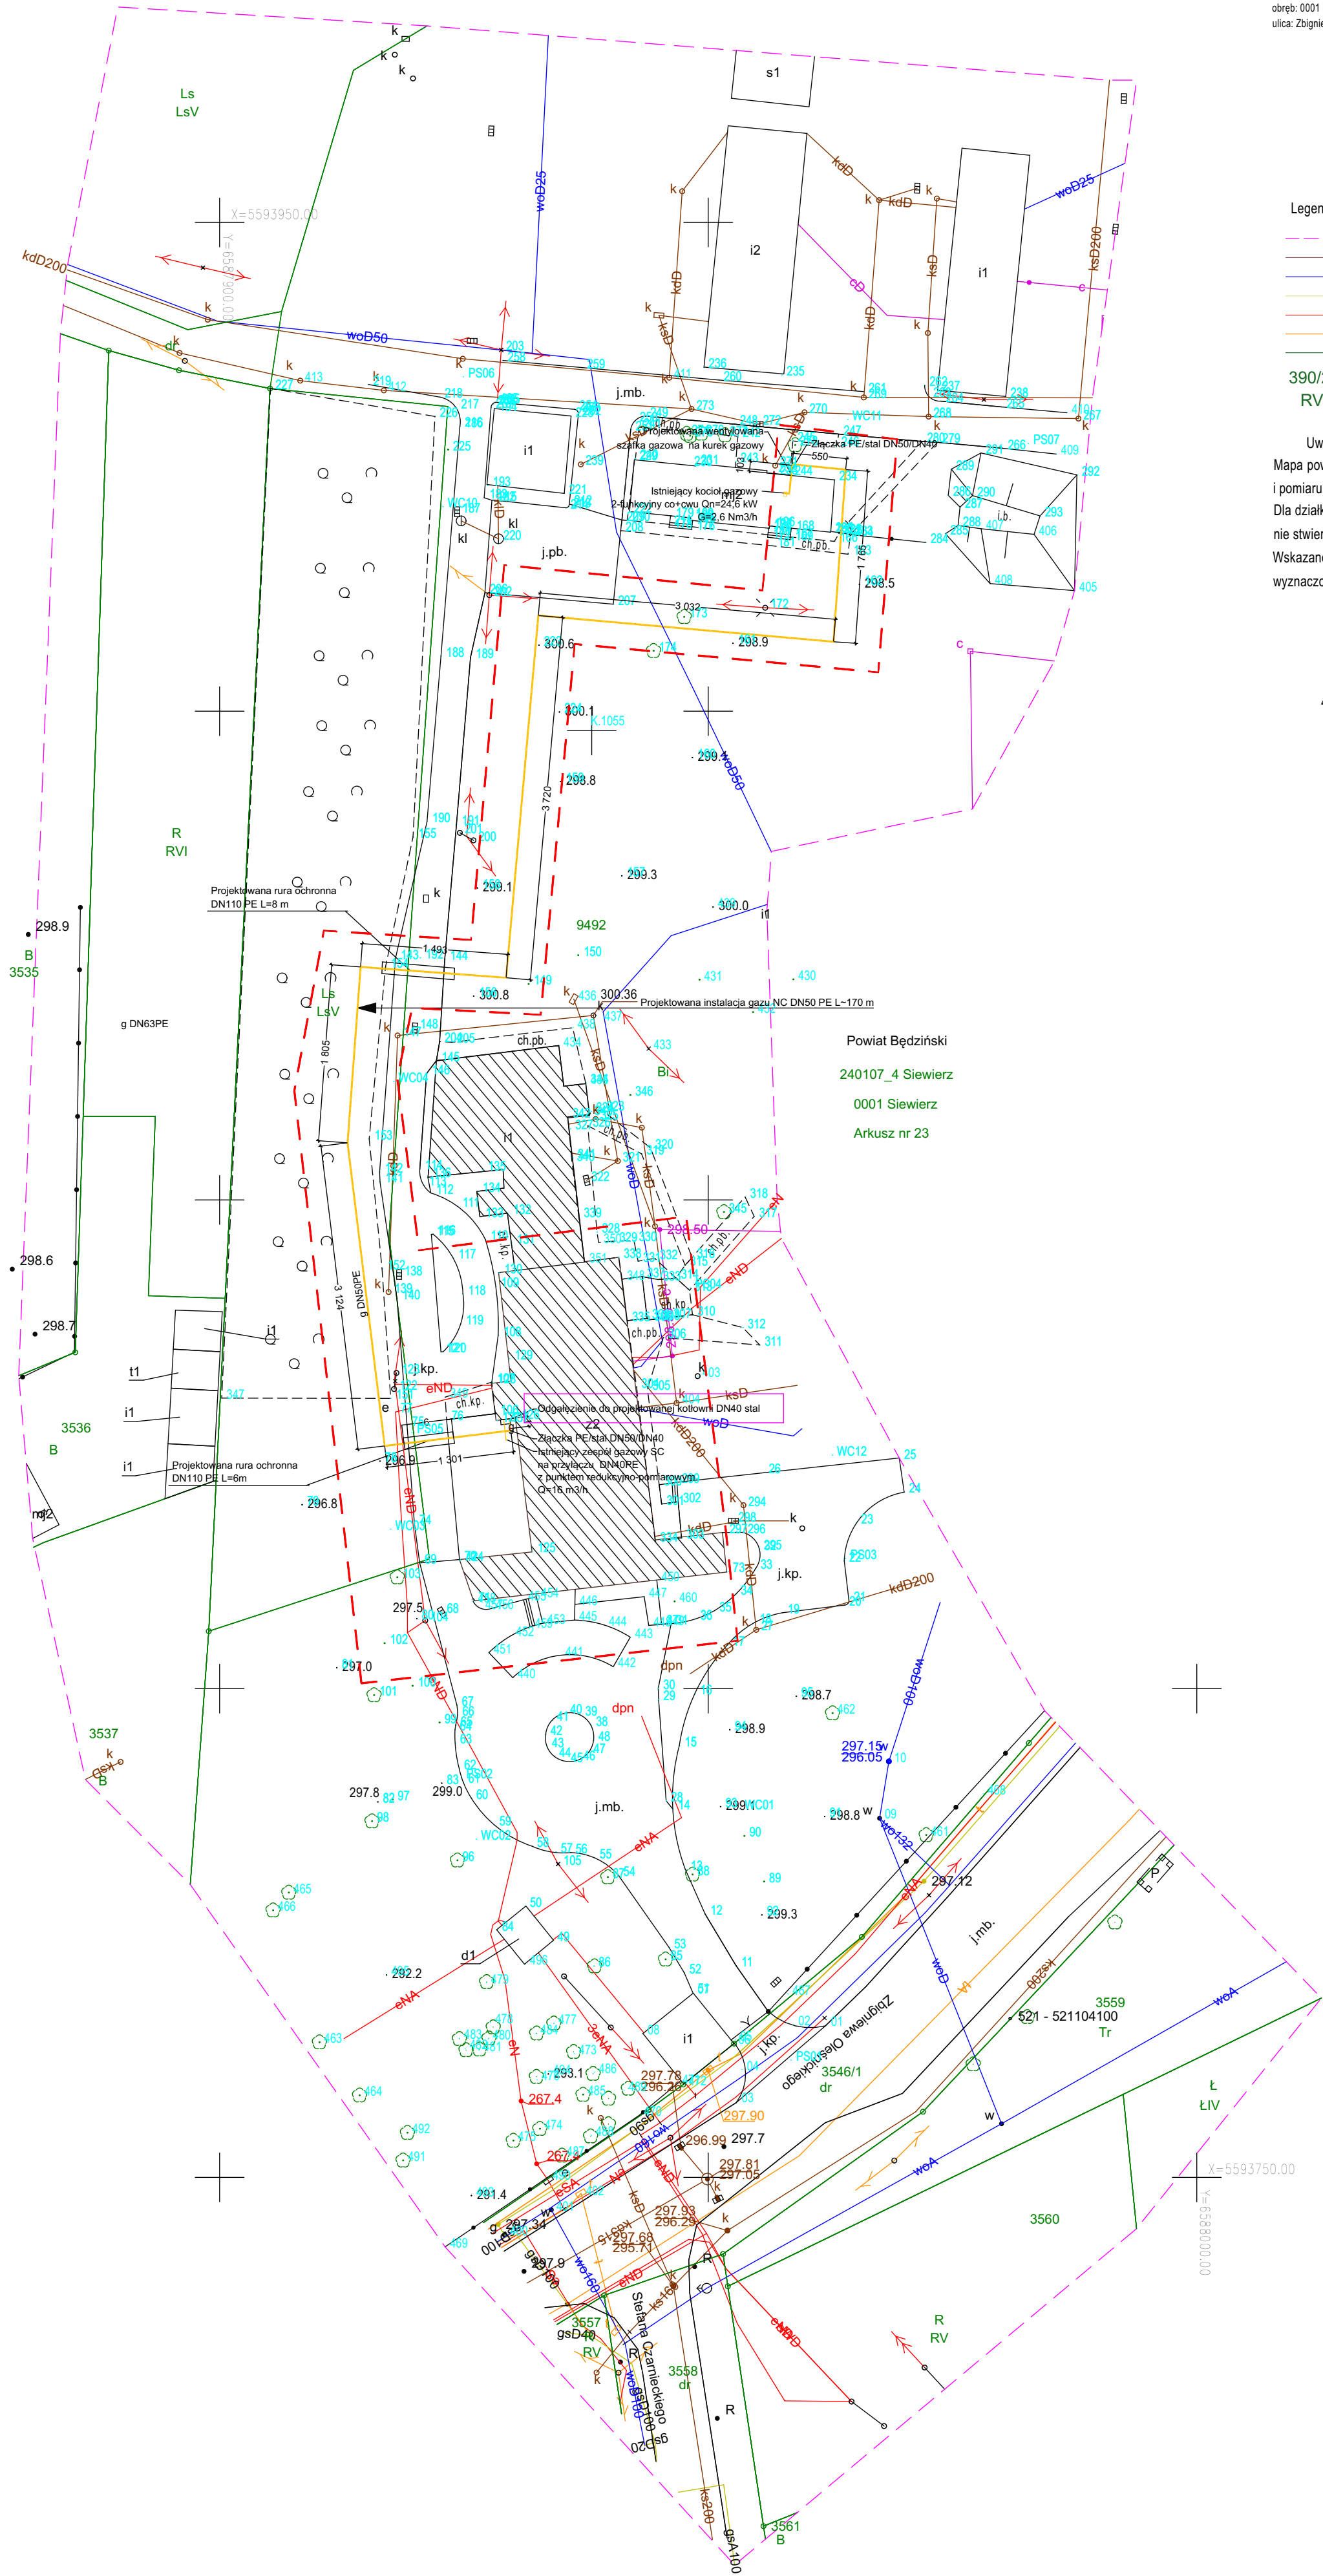

N

LEGENDA

- PROJEKTOWANA INSTALACJA GAZU
- ZAKRES OPRACOWANIA OBJĘTY WNIOSEM
- BUDYNEK OBJĘTY OPRACOWANIEM

Temat:	PROJEKT BUDOWLANY TERMOMODERNIZACJI BUDYNKU SZPITALA CHOROBY PŁUC W SIEWIERZU przy ul. Oleśnickiego 21 w Siewierzu, nr działki 9492, KOTŁOWNIA GAZOWA Z INSTALACJĄ KOLEKTORÓW SŁONECZNYCH, WEWNĘTRZNA I ZEWNĘTRZNA INSTALACJA GAZU ORAZ INSTALACJA C.O.	Branda:	ARCHITEKTURA
Inwestor:	Szpital Chorób Płuc w Siewierzu Sp. z o.o. z siedzibą w Siewierzu ul. Zbigniewa Oleśnickiego 21, 42-470 Siewierz	Nr archiwalny:	K.20.020
Tytuł:	PROJEKT ZAGOSPODAROWANIA TERENU	LIPIEC 2020	
		Skala: 1:500	
Projektant:	arch. Krzysztof Kulik	Nr upr.:	20790
Projektant:	mgr inż. Beata Sromek	Podpis:	11892
Opracowanie:	mgr inż. arch. Lukasz Jakubek		
Sprawdzający:	mgr inż. Anna Drzewiecka-Palubska	SLK2000/POC0000	
Sprawdzający:	arch. Karolina Trzcionka	SLK100/SLK0000	
Pracownia Autorska Arch. Krzysztof Kulik 40-736 Katowice, ul. Wybińskiego 35, tel/fax 32-74-88-522 k.kulik@wp.pl www.architekt-kulik.ngh.pl			